
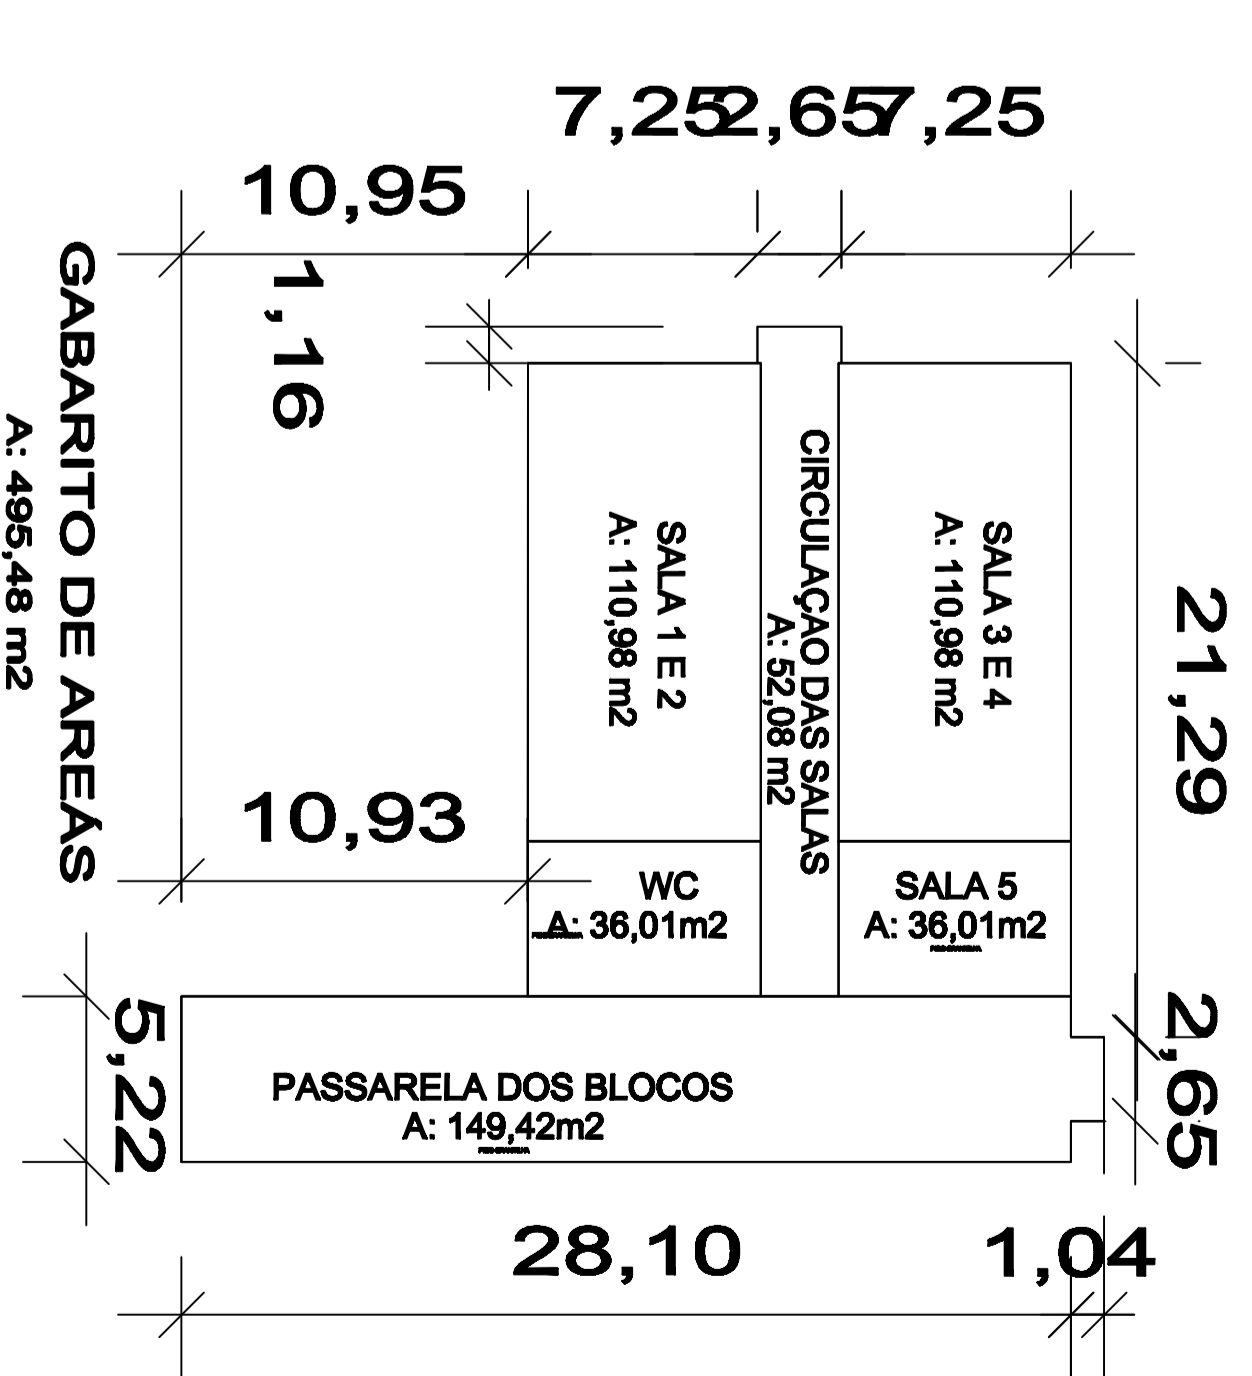


TABELA DE ESQUADRIAS

COD	DESCRIÇÃO	MATERIAL	MEDIDAS	N. FOLHAS	QUANT.	ESPECIFICAÇÕES
J-01	JANELA BASC.	METAL	2,30 X 1,60 X 1,30	31		
J-02	JANELA BASC.	METAL	2,30 X 0,45 X 2,45	11		
J-03	JANELA BASC.	METAL	2,30 X 0,88 X 2,00	2		
J-04	JANELA BASC.	METAL	2,30 X 0,88 X 2,02	2		
P-01	PORTA ABRIR	MADERA	0,90 X 2,10	1	7	
P-02	PORTA ABRIR	METAL	2,25 X 3,10	2	2	
P-03	PORTA ABRIR	METAL	0,90 X 1,70	1	2	
P-04	PORTA ABRIR	ALUMINIO	0,90 X 1,70	1	2	

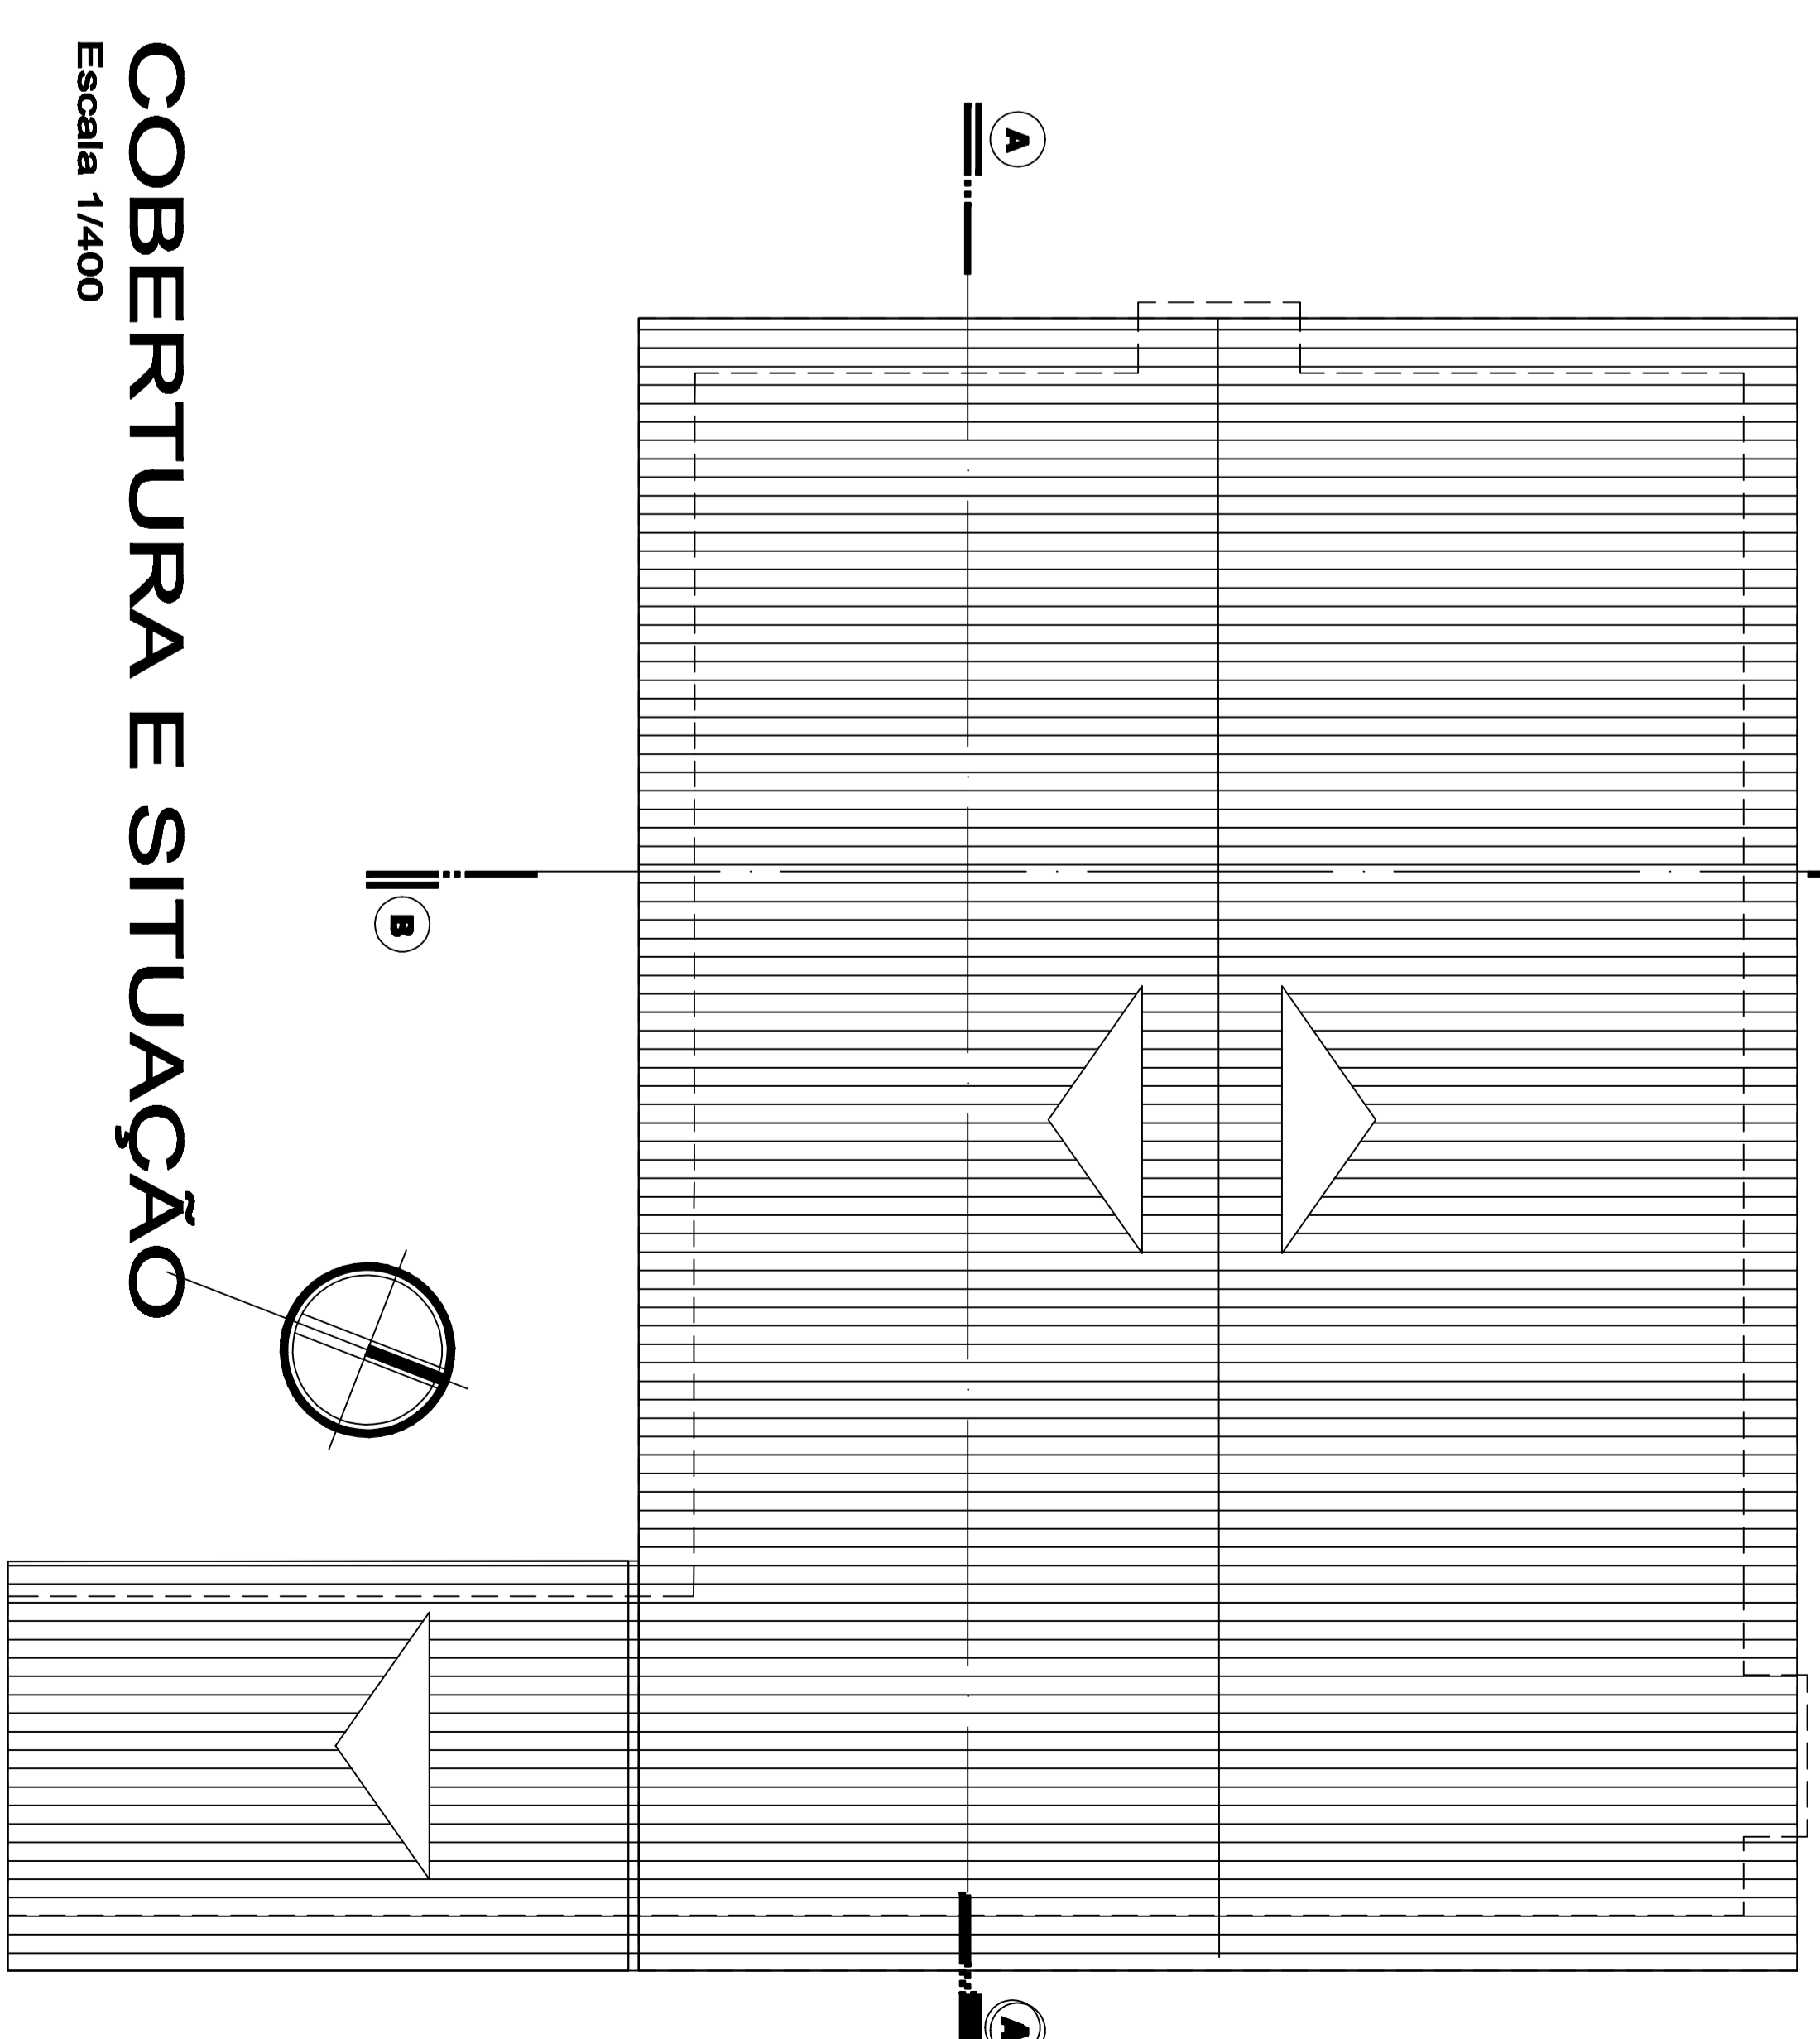

OURO BRANCO
EDIFICAÇÕES E CONSTRUÇÕES LTDA ME.

CCS/Nº: 091242320001-43

INSCR. EST. 90.181.691-09

PROJETO DE PREVENÇÃO CONTRA INCÊNDIOS

OPERAÇÃO: CONSTRUÇÃO DE UMA EDIFICAÇÃO EM ALVENARIA

PROPRIETÁRIO: FACULDADE ESTADUAL DE CIÊNCIAS E LETRAS DE PARANAÍVA

ASSINATURA: **FAPIPA**

PARTE: TORRE 50 - CUBA 1A - COLUNA PARANAÍVA

PARANAÍVA

FAPIPA - CNPJ - 069944020001-50

PARA USO DO C. B.


02/03
PLANTA BAIXA
SINALIZAÇÃO DE EMERGÊNCIA
DETALHES E ESPECIFICAÇÕES

RESPONSÁVEL TÉCNICO

PROJETO DE PREVENÇÃO DE INCÊNDIOS

ESCALA INDICADA: ARQ. ELIAS PICCONI MACHADO

CAU - 16980-3

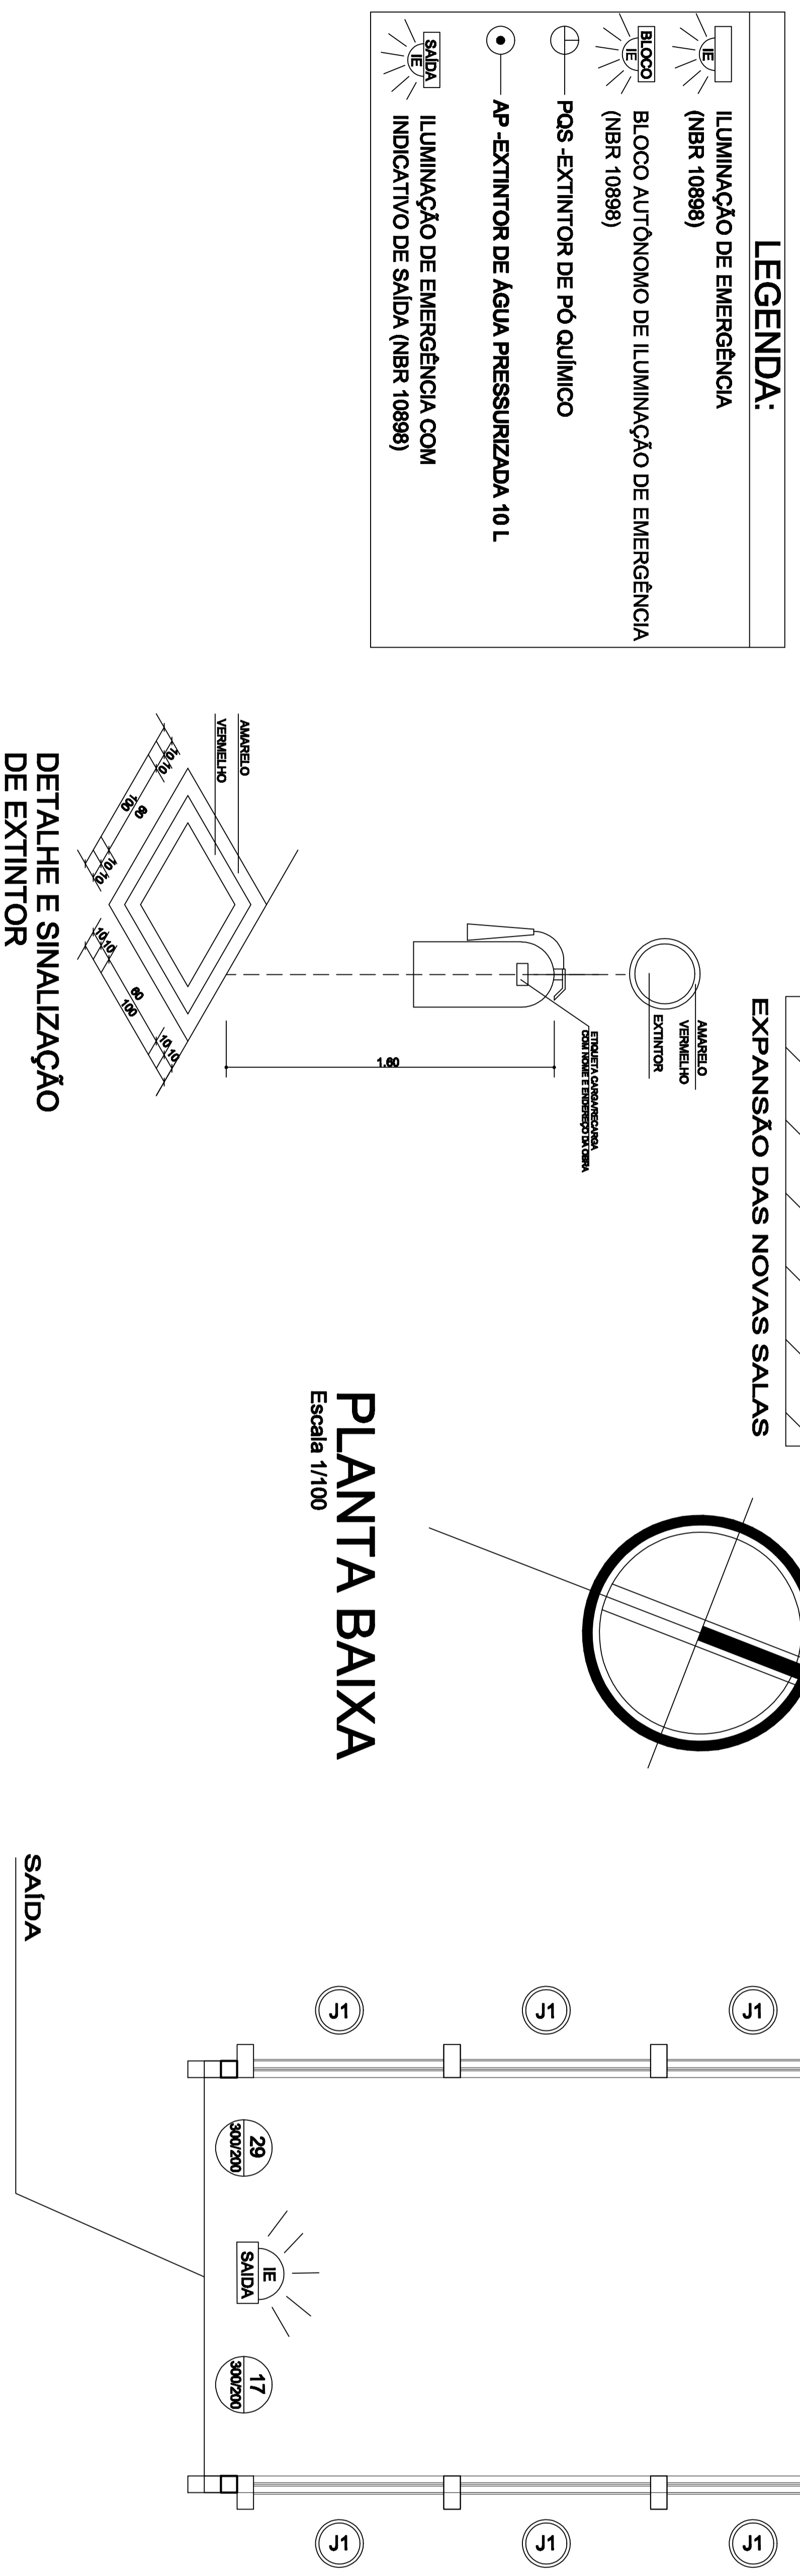

LEGENDA:

- ILUMINAÇÃO DE EMERGÊNCIA (NBR 10898)
- BLOCO AUTÔNOMO DE ILUMINAÇÃO DE EMERGÊNCIA (NBR 10898)
- POS - EXTINTOR DE PÓ QUÍMICO
- AP - EXTINTOR DE ÁGUA PRESSURIZADA 10 L
- ILUMINAÇÃO DE EMERGÊNCIA COM INDICATIVO DE SAÍDA (NBR 10898)

PLANTA BAIXA
Escala 1/100

